


SITUACE TRVALÉHO DOPRAVNÍHO ZNAČENÍ – DÍL 6.  
1: 500



- LEGENDA STÁVAJÍCÍ STAV :**
- HRANY PLOCH, BUDOV, ROZHRANÍ PŮVŮCHŮ, KULTUR ATD.
  - KOVĚNÉ PLOTY
  - DŘEVĚNÉ PLOTY
  - SVODNÍČKA, ZÁBRADLÍ
  - ZAMĚŘENÉ BUDOVY
- LEGENDA STÁVAJÍCÍCH INŽENÝRSKÝCH SÍTÍ:**
- PODZEMNÍ SĚDLOVACÍ VEDENÍ – CETIN o.s. – ZAMĚŘENÝ PŮBĚH
  - PODZEMNÍ SĚDLOVACÍ VEDENÍ – CETIN o.s. – NEZAMĚŘENÝ PŮBĚH, NEPROVOZOVANÉ SÍŤE
  - ELEKTRICKÉ VEDĚNÍ NN NA ZEMĚNÍ – ČEZ DISTRIBUCE o.s.
  - ELEKTRICKÉ VEDĚNÍ NN PODZEMNÍ – ČEZ DISTRIBUCE o.s.
  - STL PODZEMNÍ PLYNOVOD – GridServices, s.r.o.
  - VODOVODNÍ ŘÁD – OBEC BOROVÁ, VHOŠ, o.s.
  - PLANOVANÁ KANALIZACE SPLAŠKOVÁ – OBEC BOROVÁ, OLDŘÍŠ
- LEGENDA PŮVŮCHŮ:**
- ASFAKTOVÝ PŮVŮCH – KOMUNIKACE – HLAVNÍ TRASA – ÚPLNÁ VÝMĚNA KONSTRUKCE VOZOVKY
  - ASFAKTOVÝ PŮVŮCH – OSTATNÍ KOMUNIKACE, SLEZDY, BOČNÍ NAPĚLENÍ – NAPĚLENÍ NA STAVAJÍCÍ STAV
  - ASFAKTOVÝ PŮVŮCH – SLEZDY, BOČNÍ NAPĚLENÍ – ÚPLNÁ VÝMĚNA KONSTRUKCE VOZOVKY
  - OKAMKOVANÉ A OSEŤI TRAVNÍ SCHÉMEN – OSTATNÍ PLOCHY, SVĚTLÝ PŘÍKOPŮ A RIGOLŮ
  - STĚNKOVITÍ – OSTATNÍ PLOCHY
  - KAMENNÁ DLAŽBA DO BET. LOŽE
- LEGENDA NOVÝ STAV:**
- OSK KOMUNIKACE
  - NOVÝ STAV
  - FREZOVANÁ/REZANÁ SPÁRA Š. 10 mm
  - TL. 40 mm S ASF. ZÁLMKOU
  - SNÍŽENÝ, PŘEJEZDNÝ OBRUBNÍK
  - SVODNÍČKA
  - ULIČNÍ VPUSŤ
  - STROM URČENÝ KE SKÁCENÍ
- LEGENDA NOVĚ NAVRŽENÝCH INŽENÝRSKÝCH SÍTÍ:**
- SO 302 – DEŠŤOVÁ KANALIZACE OLDŘÍŠ
- LEGENDA TRVALÉHO VODOROVNĚHO DOPRAVNÍHO ZNAČENÍ:**
- V4 – Š. 125 mm – VOZÍČKÁ ČÁRA SOUVĚSA
  - V2a 1,5/1,5 m – Š. 125 mm – POZEMNÍ ČÁRA PŘEROUŠŤOVÁNÍ – POUŽÍTE PODLE NAPĚLENÍ MÍSTNÍCH KOMUNIKACÍ DLE OBECNÍHO PASPORTU MK
- LEGENDA TRVALÉHO SVISLÉHO DOPRAVNÍHO ZNAČENÍ:**
- STAVAJÍCÍ DOPRAVNÍ ZNAČKY
- NAVRHOVANÉ DOPRAVNÍ ZNAČKY NA SILNICI III/35724 ŘEŠENÉ V RÁMCI AKCE "Rekonstrukce silnice III/35724 Borová – Oldříš" (DLE TP 169 – P2-UMÍSTĚNÍ VE VZDÁLENOSTI DO 25 M PŘED HRANICÍ KŘÍŽOVATKY) (DLE TP 65 – VZÁJEMNÁ VZDÁLENOST ZNAČEK MÍN. 30 M, V OBCI VYJÁMEČNĚ MÍN. 10 M)**
- POLOHA DZ BUDE UPŘESNĚNA S OHLEDEM NA EXISTENCI STÁVAJÍCÍCH IS A KONSTRUKCI OBECNĚ**

PRĚHLÉDNÁ SITUACE Kladu LISTŮ  
1:20 000

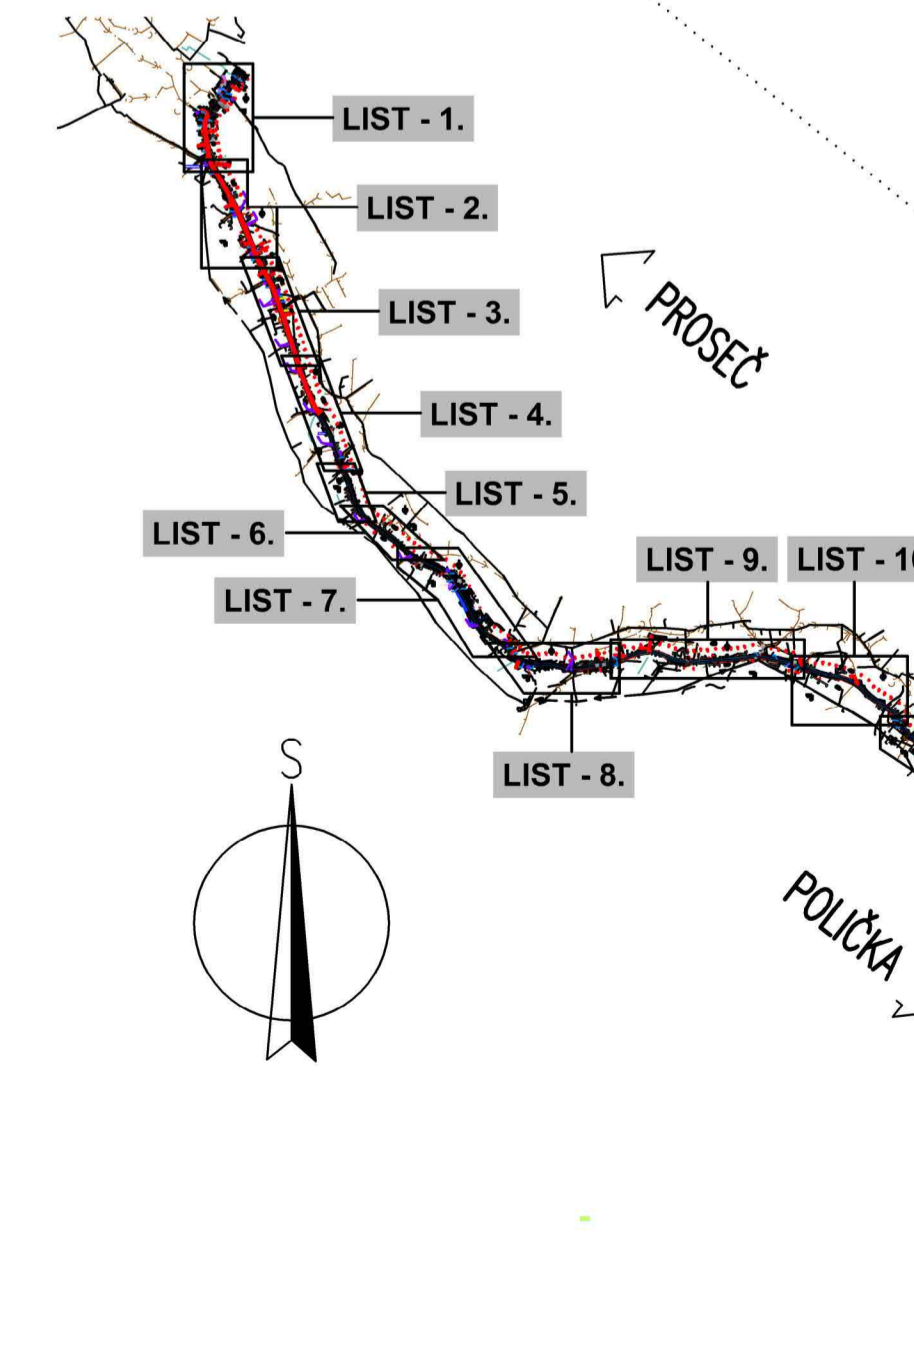

SOUBŮRNÝ SYSTÉM: S-JTSK		VÝŠKOVÝ SYSTÉM: BpH	
KRESLIL:	MILUŠ BEDNÁŘ, DIS.		
ZPRACOVAL:	MILUŠ BEDNÁŘ, DIS.		
TECHNICKÁ KONTROLA:	ING. JIŘÍ BURSA		
ZODPOVĚDNÝ PROJEKTANT:	ING. JIŘÍ BURSA		
HLAVNÍ PROJEKTANT:	ING. JIŘÍ BURSA		
KRAJ: PARDUBICKÝ	OKRES: SVITAVY	OBEC: BOROVÁ, OLDŘÍŠ	STUPEŇ: RIS
INVESTOR: PARDUBICKÝ KRAJ, KOMENSKÉHO NÁMĚSTÍ 125, 532 11 PARDUBICE			ZAK.ČÍSLO: 2529-21-4
AKCE:			ARCHIVNÍ ČÍSLO: 2529
			DATA: 06/2023
			FORMÁT: 10_A4
			MĚŘÍTKO: 1:500, 20000
OBJEKT: B.1.2. SO 102 – SILNICE III/35724 – OLDŘÍŠ		ČÍSLO SOUPRAVY: ČÍSLO PŘÍLOHY: B.1.2.12.3.	
OBSAH:		SITUACE TRVALÉHO DOPRAVNÍHO ZNAČENÍ – DÍL 6.	

RDS



FORŠTEROVA Č.P. 175, 566 01 VYSOKÉ MÝTO  
EMAIL: MDS@MDSPROJEKT.CZ